


HS 4: Esquema de l'instal·lació interior - Aigua freda

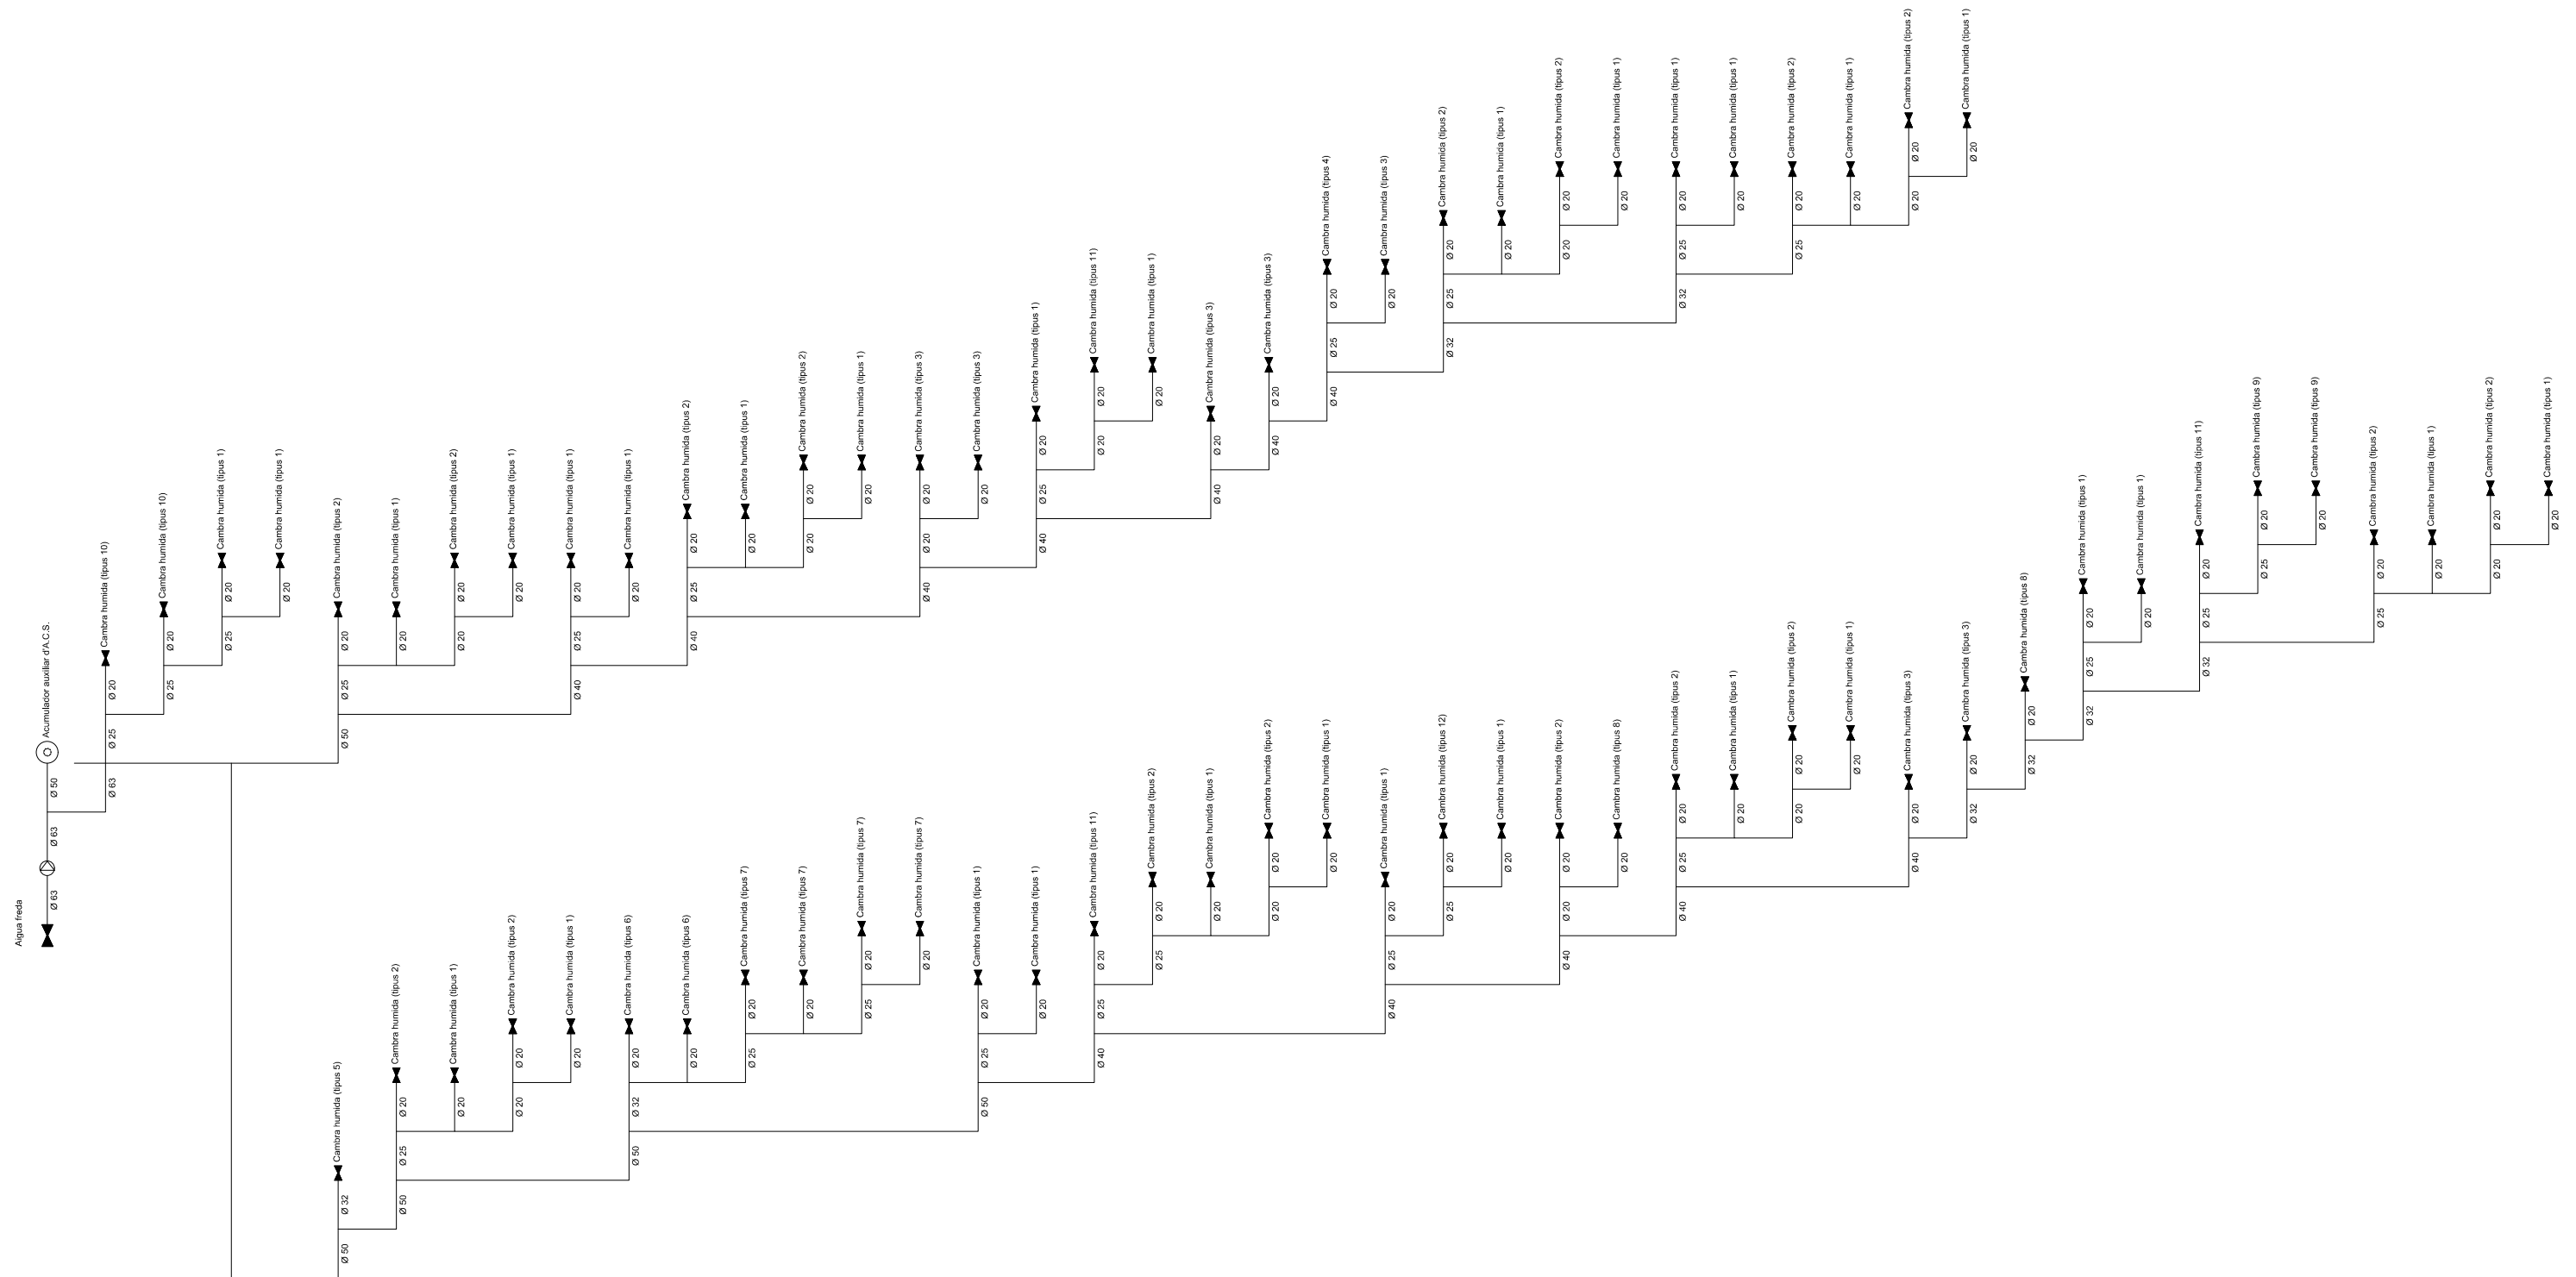

Títol del projecte:

PROJECTE BÀSIC I EXECUTIU D'EDIFICI... RESIDENCIAL PER A
EMERGÈNCIES TEMPORALS I URGÈNCIES
(ECMU)

Promotor:



Ajuntament de Lleida
CIF: P2515100B

Dades de contacte:
Plaça de la Paeria, 1 | 25007 | Lleida
<https://www.paeria.cat>
paeria@paeria.cat
T: 973 700 300


Persona de contacte:
Sergi Gimeno

Equip:

Arquitectura: Francesc Coit Bonet.

Estructura: Masala Consultors
Miquel Àngel Sala - Arquitecte

Ubicació de la parcel·la:

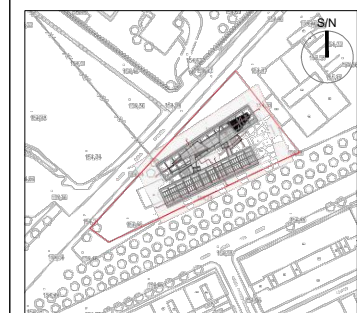

Fase:

Projecte Bàsic i Executiu

Data:

JULIOL 2022

Escala:

1:150

Grup de plànols:

FONTANERIA

Plànol:

Esquema de principis

AJ2022142
Codi del projecte

F06